


注意:

1. 本图纸著作权及其他相关权益属安徽省城镇建筑设计研究院股份有限公司所有。未经本公司书面同意,不得复制或本图纸。
2. 本图纸应与其他配套设计文件统一使用。
3. 未加盖本公司出图专用章,图纸无效。

1. 本图纸著作权及其他相关权益属安徽省建筑设计研究院股份有限公司所有。未经本公司书面同意,不得复制本图纸。
2. 本图纸应与其他相关配套设计文件统一使用。
3. 未加盖本公司出图专用章,图纸无效。

编号	名称	规格	材质	单位	数量	备注
1	底阀	DN110	UPVC	个	1	/
2	异径三通	DN110*32	UPVC	个	2	/
3	球阀	DN32	UPVC	个	2	/
4	法兰	DN110	UPVC	个	8	/
5	蝶阀	DN110	UPVC	个	3	/
6	法兰	DN75	UPVC	个	8	
7	蝶阀	DN75	UPVC	个	3	
8	止回阀	DN75	UPVC	个	2	
9	软连接	DN110	UPVC	个	2	/
10	软连接	DN75	UPVC	个	3	
11	大小头	DN75*63	UPVC	个	2	/
12	大小头	DN110*63	UPVC	个	2	/
13	法兰	DN63	UPVC	个	4	/
14	电磁流量计	通径DN75, 5.0~60m3/h	/	个	1	分体式安装
15	三通	DN110	UPVC	个	1	/
16	三通	DN75	UPVC	个	1	/
17	90°弯头	DN110	UPVC	个	3	/
18	90°弯头	DN75	UPVC	个	5	/

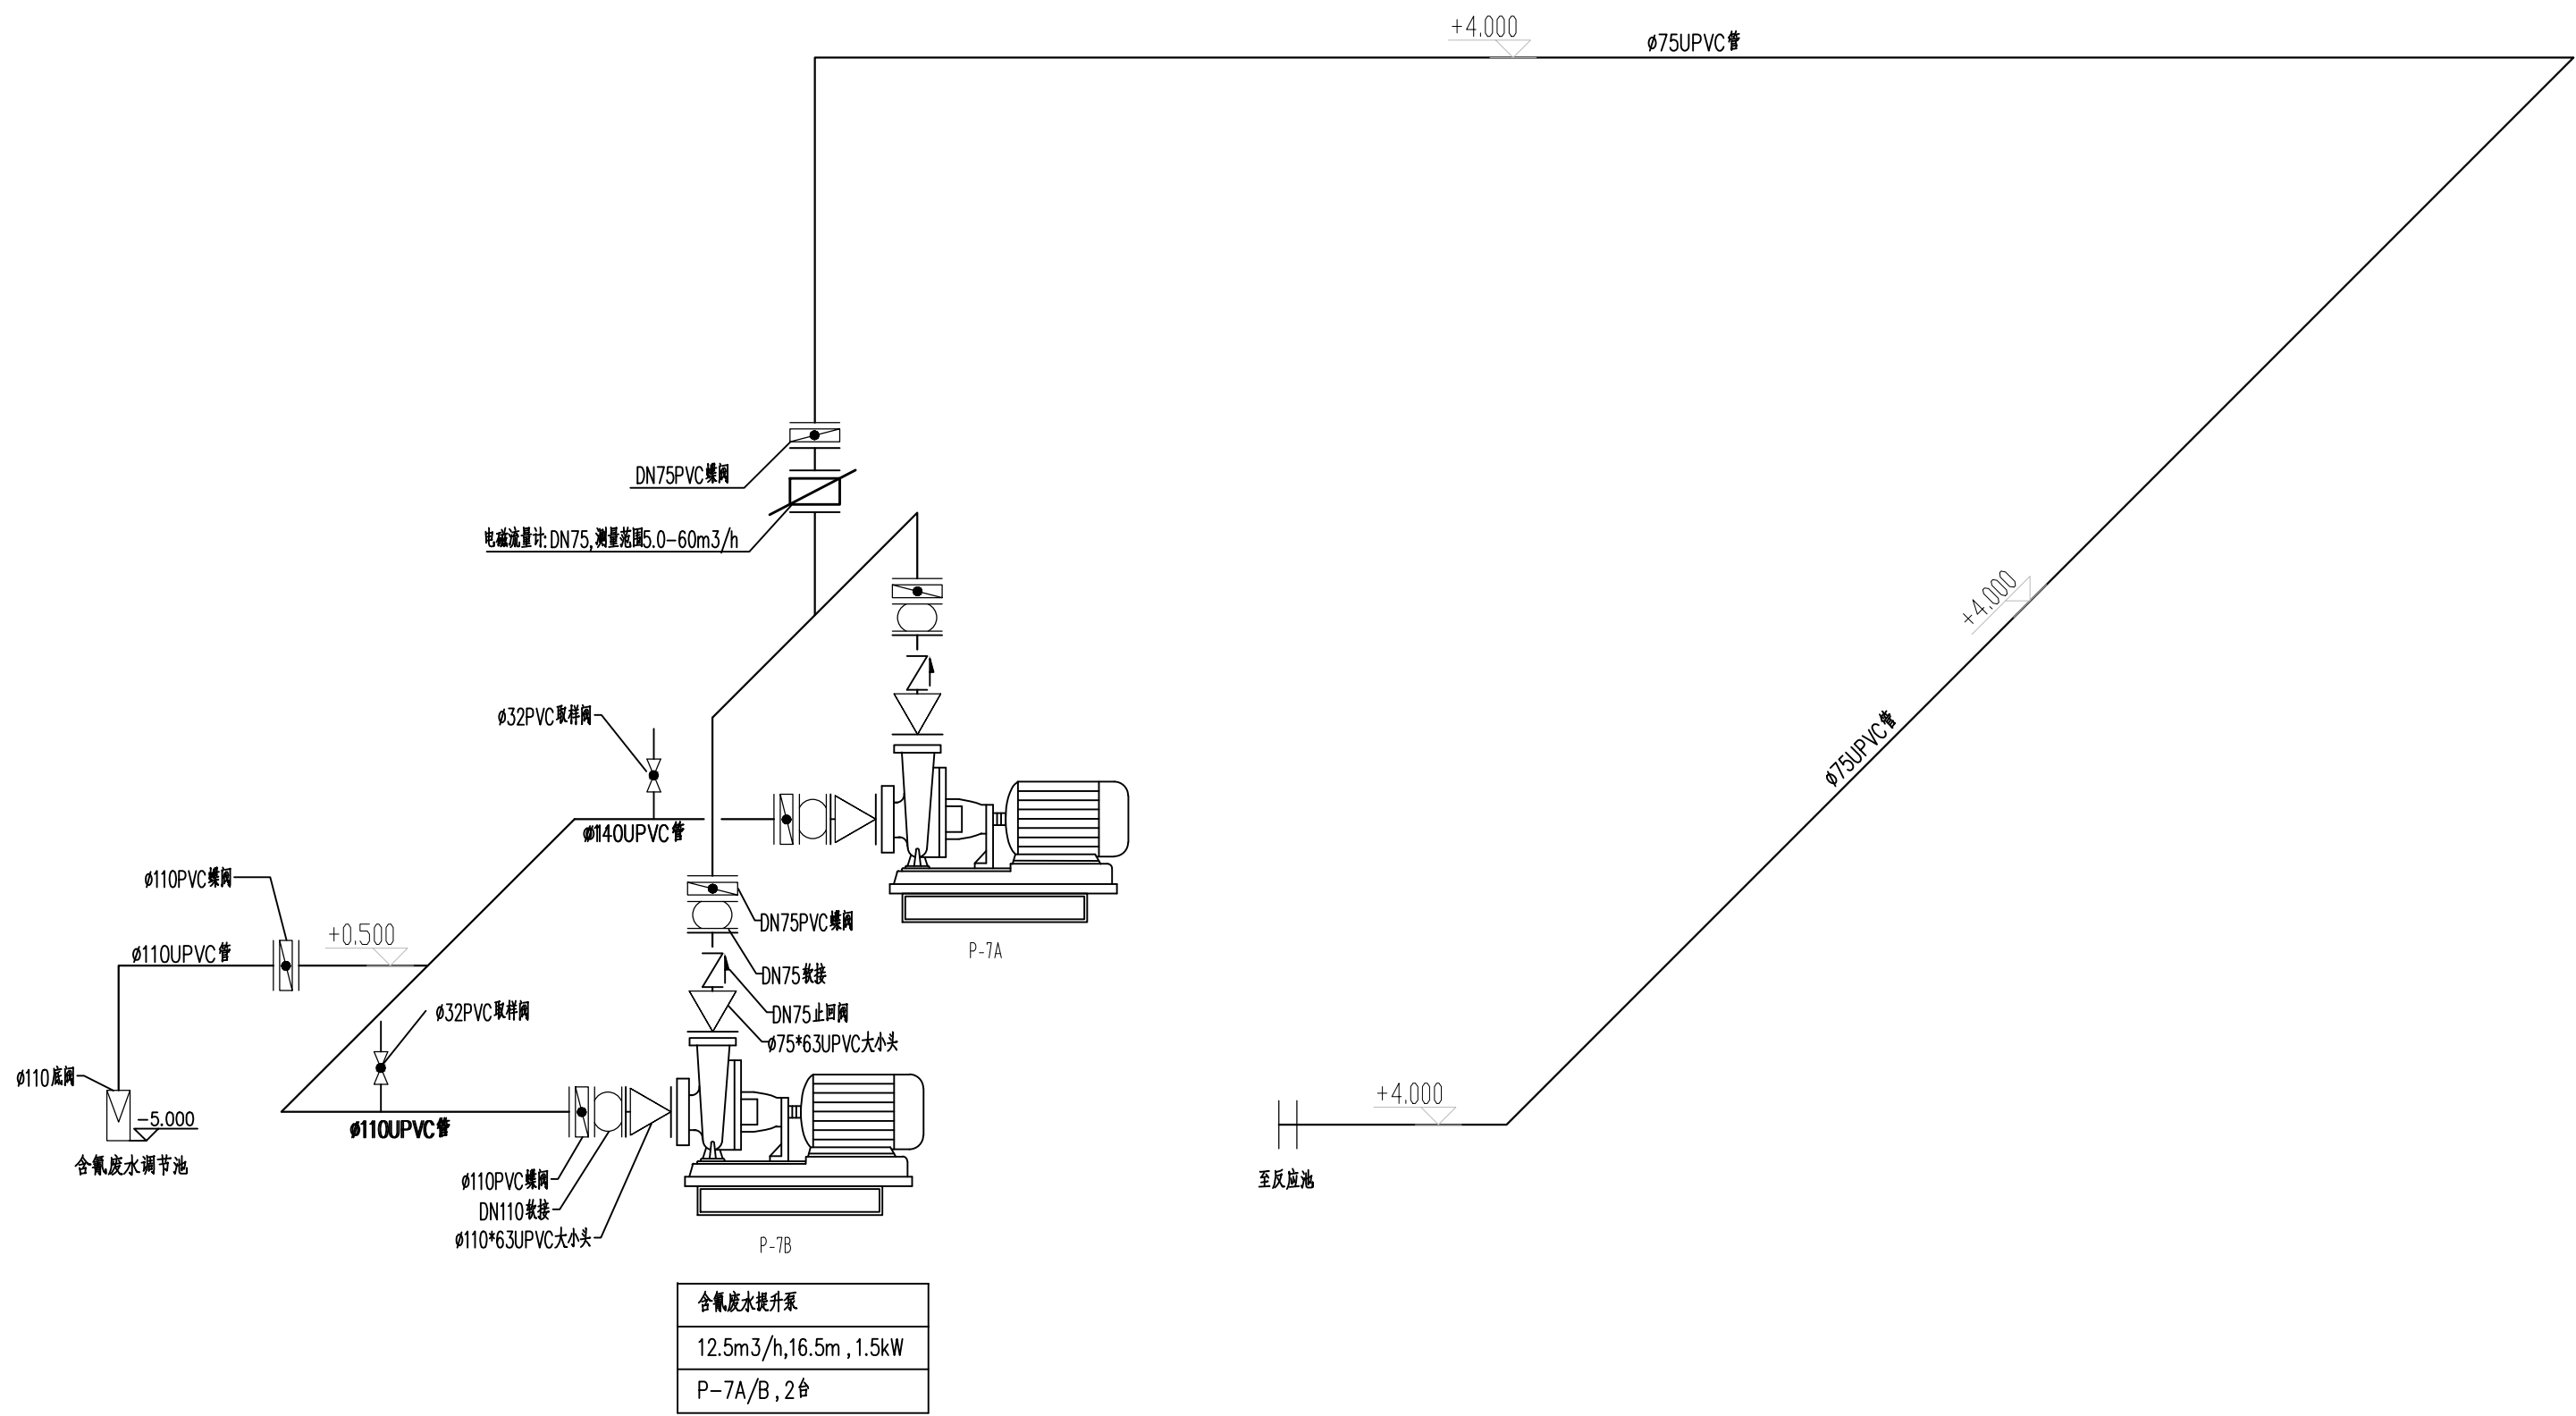

含氰废水提升泵管道系统图

 安徽省城市建设设计研究总院股份有限公司 ANHUI URBAN CONSTRUCTION DESIGN INSTITUTE CORP.,LTD.				项目名称 PROJECT	年长库1630万平方米水电粮库建设项目 项目编号 PROJECT NO.	N322416
设计人 DESIGNED BY	李光	审核人 CHECKED BY	宋家庆	项目负责人 SUB ITEM	年长库1630万平方米水电粮库建设项目 项目位置 DESIGNED SITE	施工图
校对人 EXAMINED BY	鲍燕荣	设计人 DESIGNED BY	李光	子项名称 SUB ITEM	配套污水处理工程——调节池及综合池	比 例 SCALE
项目总工程师 PROJECT ENGINEER	鲍燕荣	校对人 CHECKED BY	宋家庆	子项编号 SUB ITEM NO.	日期 DATE	2025.04
项目项目负责人 PROJECT MANAGER	李桂祥	设计人 DESIGNED BY	李光	图名 TITLE	含废水提升泵房及调节池平面图 图名 DRAWING NO.	水施—01~30