
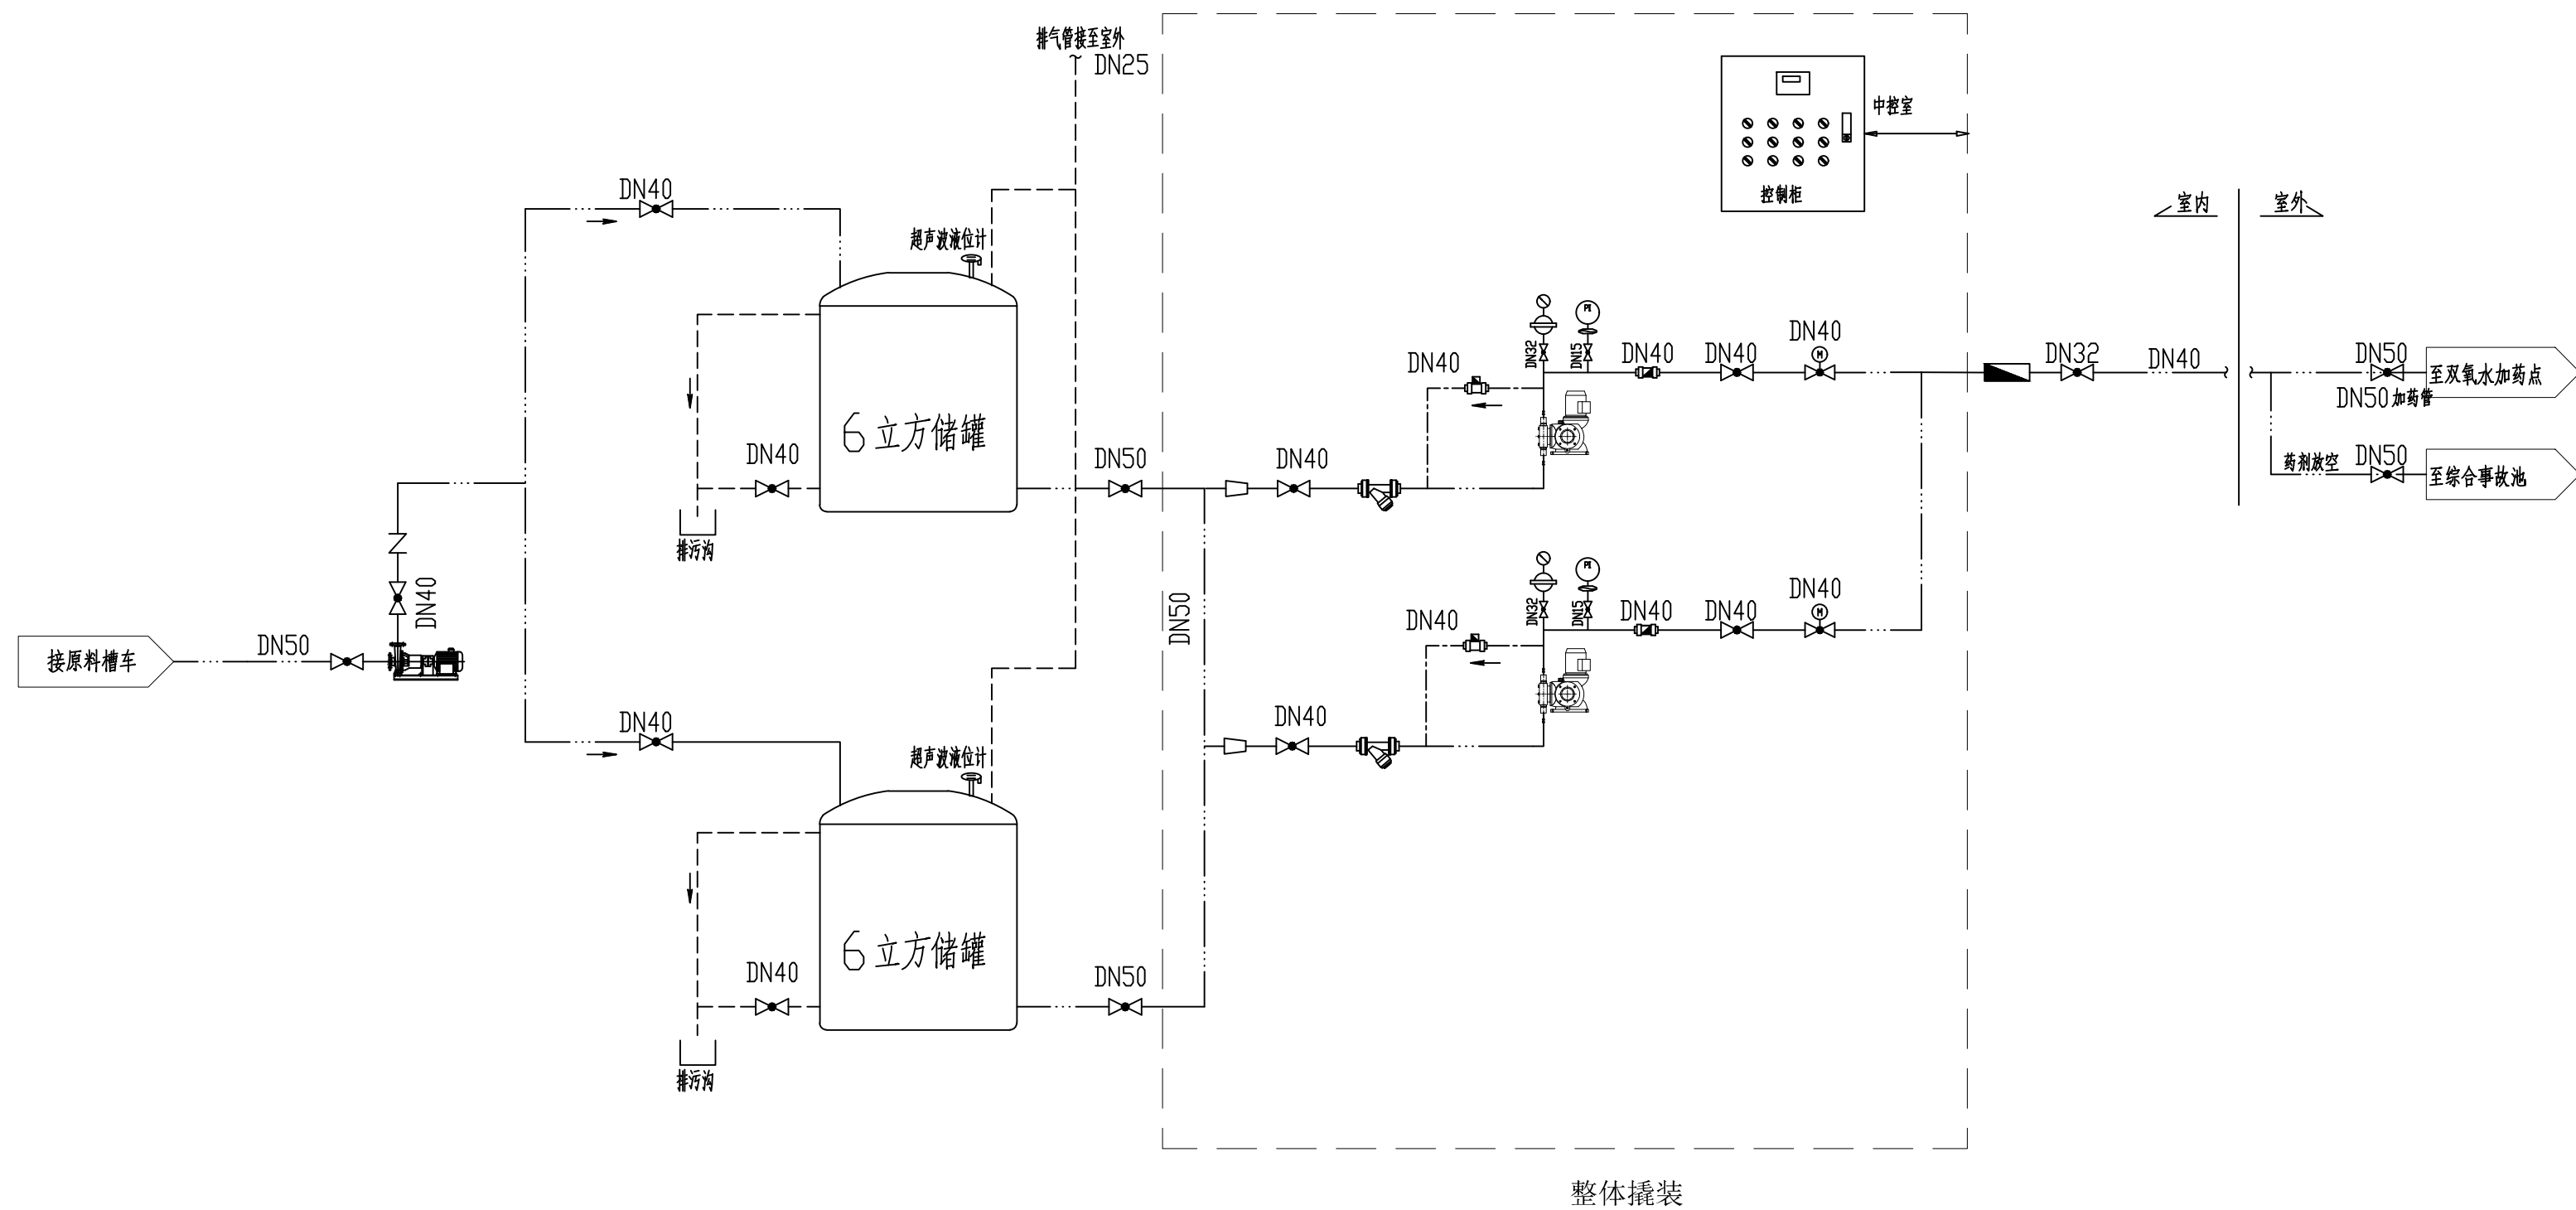
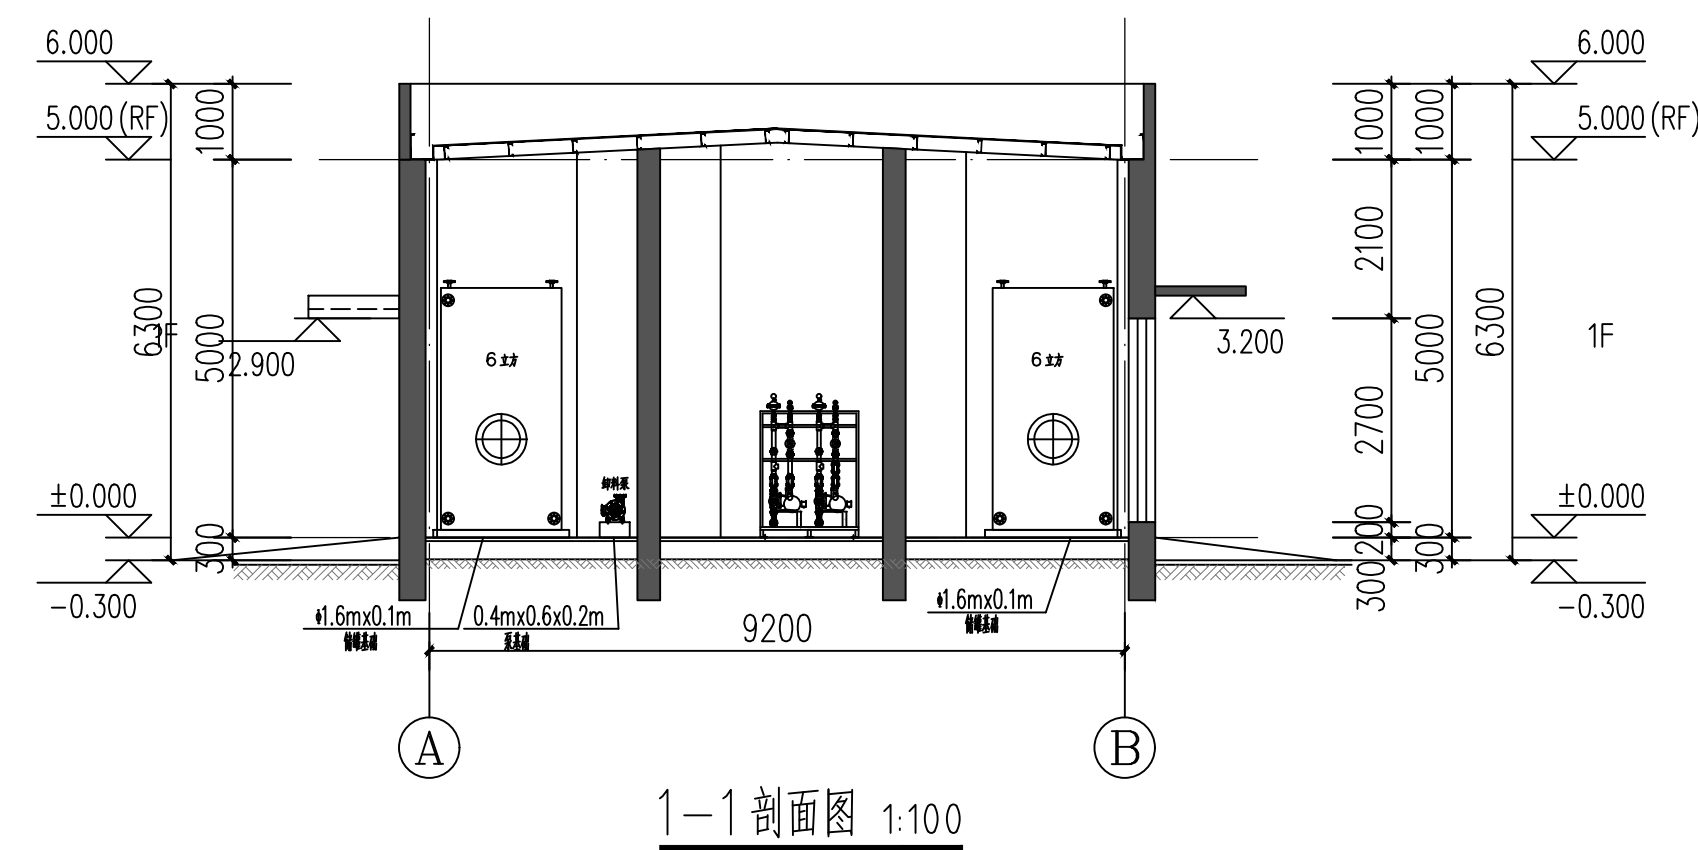


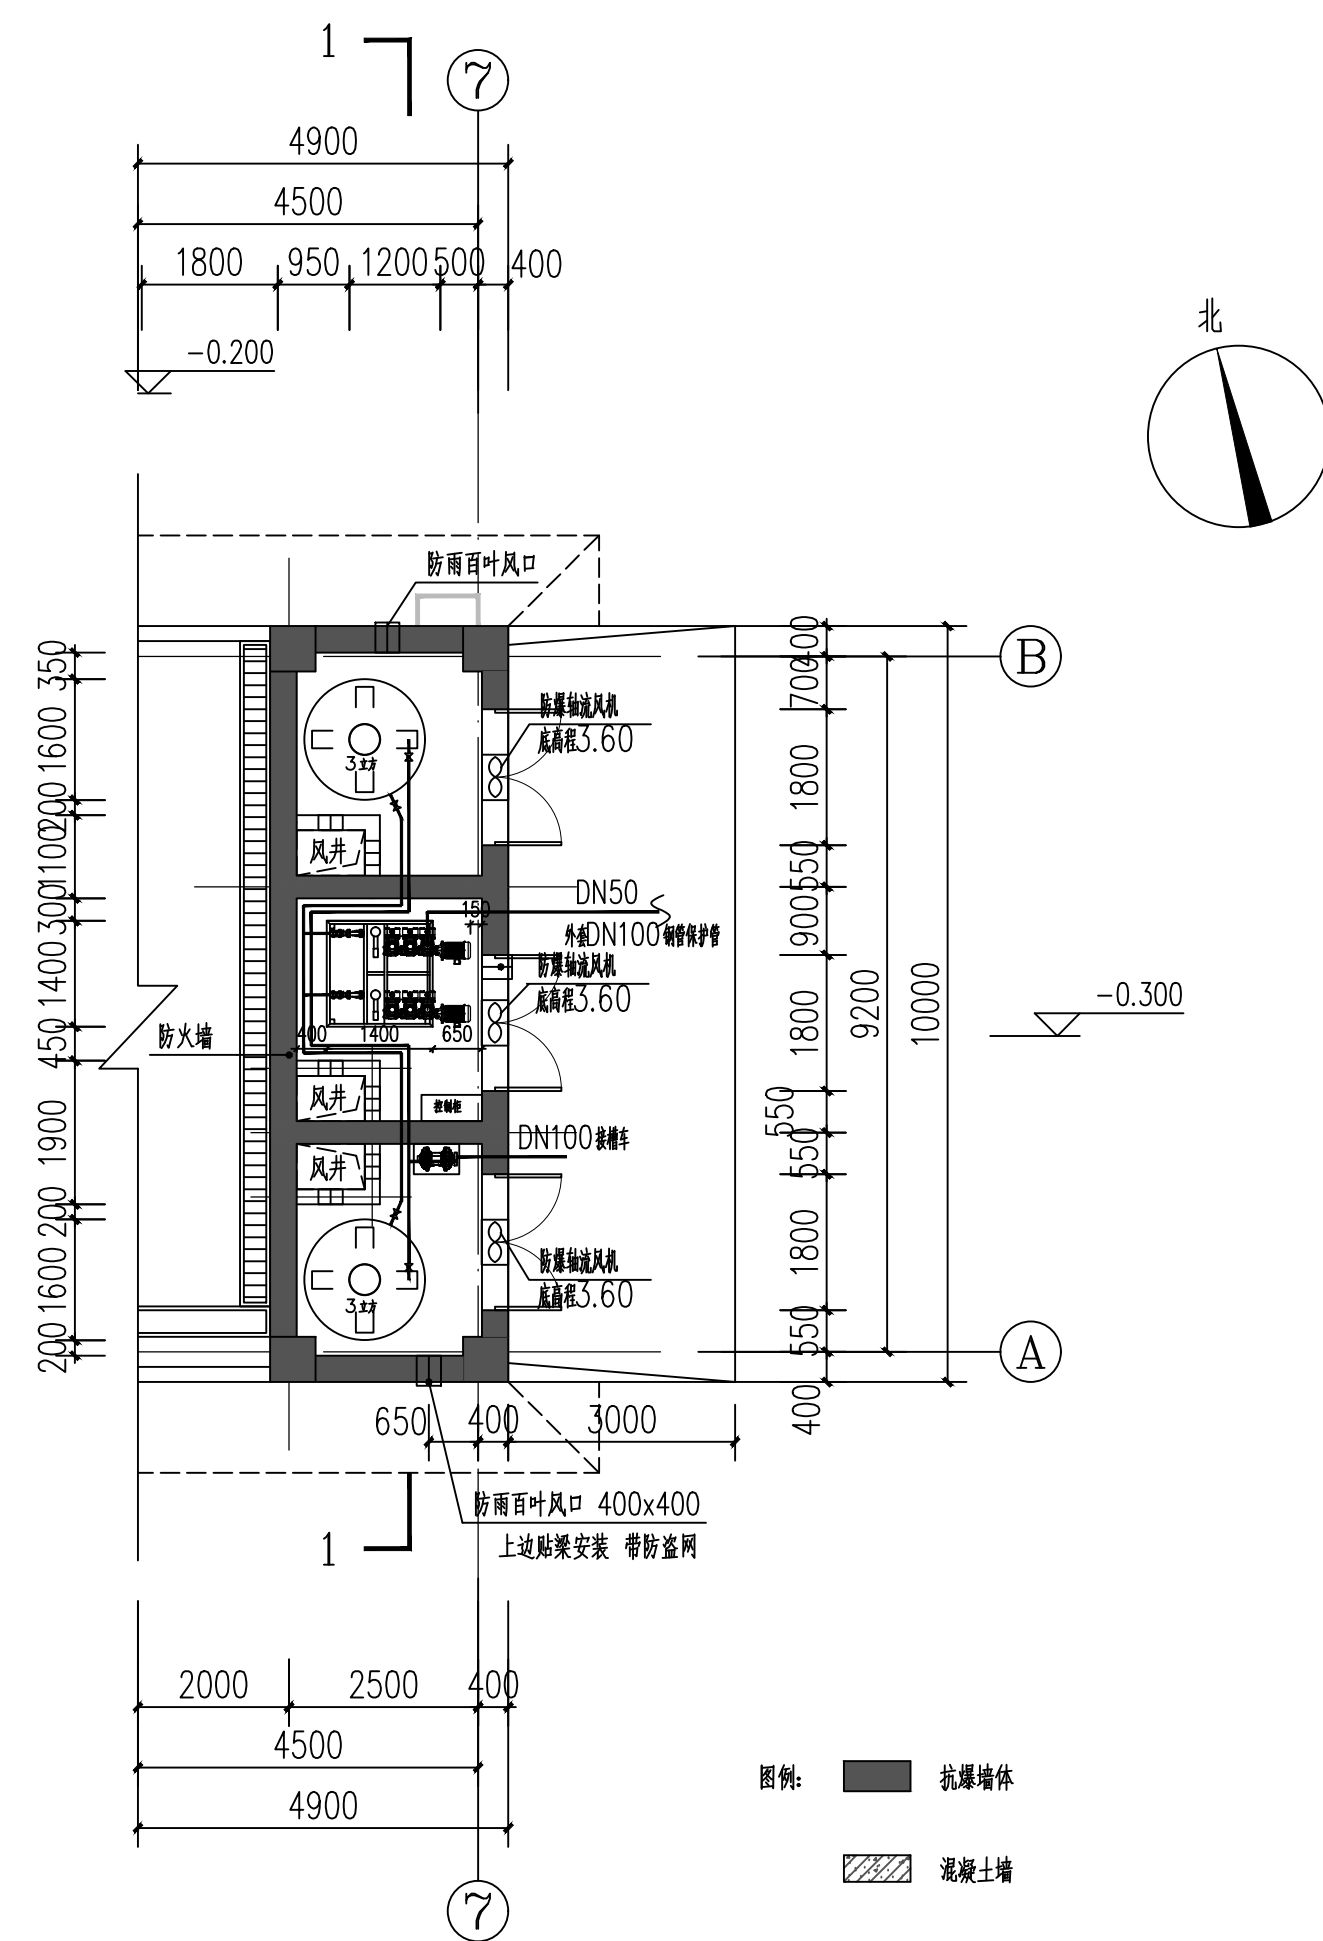

双氧水投加系统主要设备材料表

序号	名称	规格型号	数量
1	螺栓	V=6m ³ 玻璃钢储罐 平顶立式,直径1.6米 总高3.2米	2
2	卸料泵	Q=20m ³ /h H=15M N=2.2kW	1
3	加药泵		1
a	加药计量泵	Q=5500L/h 3bar P=3kW	2
b	背压阀	DN40	2
c	安全阀	DN40	2
d	脉冲阻尼器	DN32	2
e	过滤器	DN40	2
f	隔膜压力表	0-1MPa	2
4	防爆轴流风机	Q=1000m ³ /h, PN=39Pa, N=0.25kW	3
5	手动球阀	DN15	2
6	手动球阀	DN32	2
7	手动球阀	DN40	9
8	手动球阀	DN50	3
9	电动阀门	DN40	2
10	止回阀	DN40	1
11	电磁流量计	DN32	1
12	PLC柜	PLC控制器,变频器,留以太网接口	1
13	变频器、阀门、管件	UPVC	1

注：以上各种设备、阀门个数及管道长度以设备采购及现场安装发生为准。

图 例 说 明					
	手动球阀		隔膜压力表		止回阀
	安全阀		Y形过滤器		
	背压阀		脉动阻尼器		
	电磁流量计		电动球阀		

..... 加药管
 - - - - - 回流管
 - - - - - 排污、溢流管
 _____ 给水管

 安徽省城建设计研究总院股份有限公司 ANHUI URBAN CONSTRUCTION DESIGN INSTITUTE CO., LTD.				项目名称 PROJECT 年处理1630万立方米水电垃圾填埋场项目	项目编号 PROJECT NO. N322416
图号 DRAWING NO. 01	专业负责人 SENIOR ENGINEER 张发荣	专业名称 SPECIALTY 给排水	子项名称 SUB ITEM 配套污水处理工程—调蓄池及综合管网	设计阶段 DESIGNED STATE 施工图	施工日期 CONSTRUCTION DATE 2025.04
审核人 CHECKED 熊燕燕	校对人 CHECKED 刘芳	审核人 CHECKED 刘芳	子项名称 SUB ITEM 配套污水处理工程—调蓄池及综合管网	设计日期 DATE 2025.04	施工日期 CONSTRUCTION DATE 2025.04
项目负责人 PROJECT MANAGER 王桂群	设计人 DESIGNED 李超	校对人 CHECKED 刘芳	图名 TITLE 双泵双池水系统图	图号 DRAWING NO. 水施-01/04	图名 TITLE 双泵双池水系统图